


VALCHOV

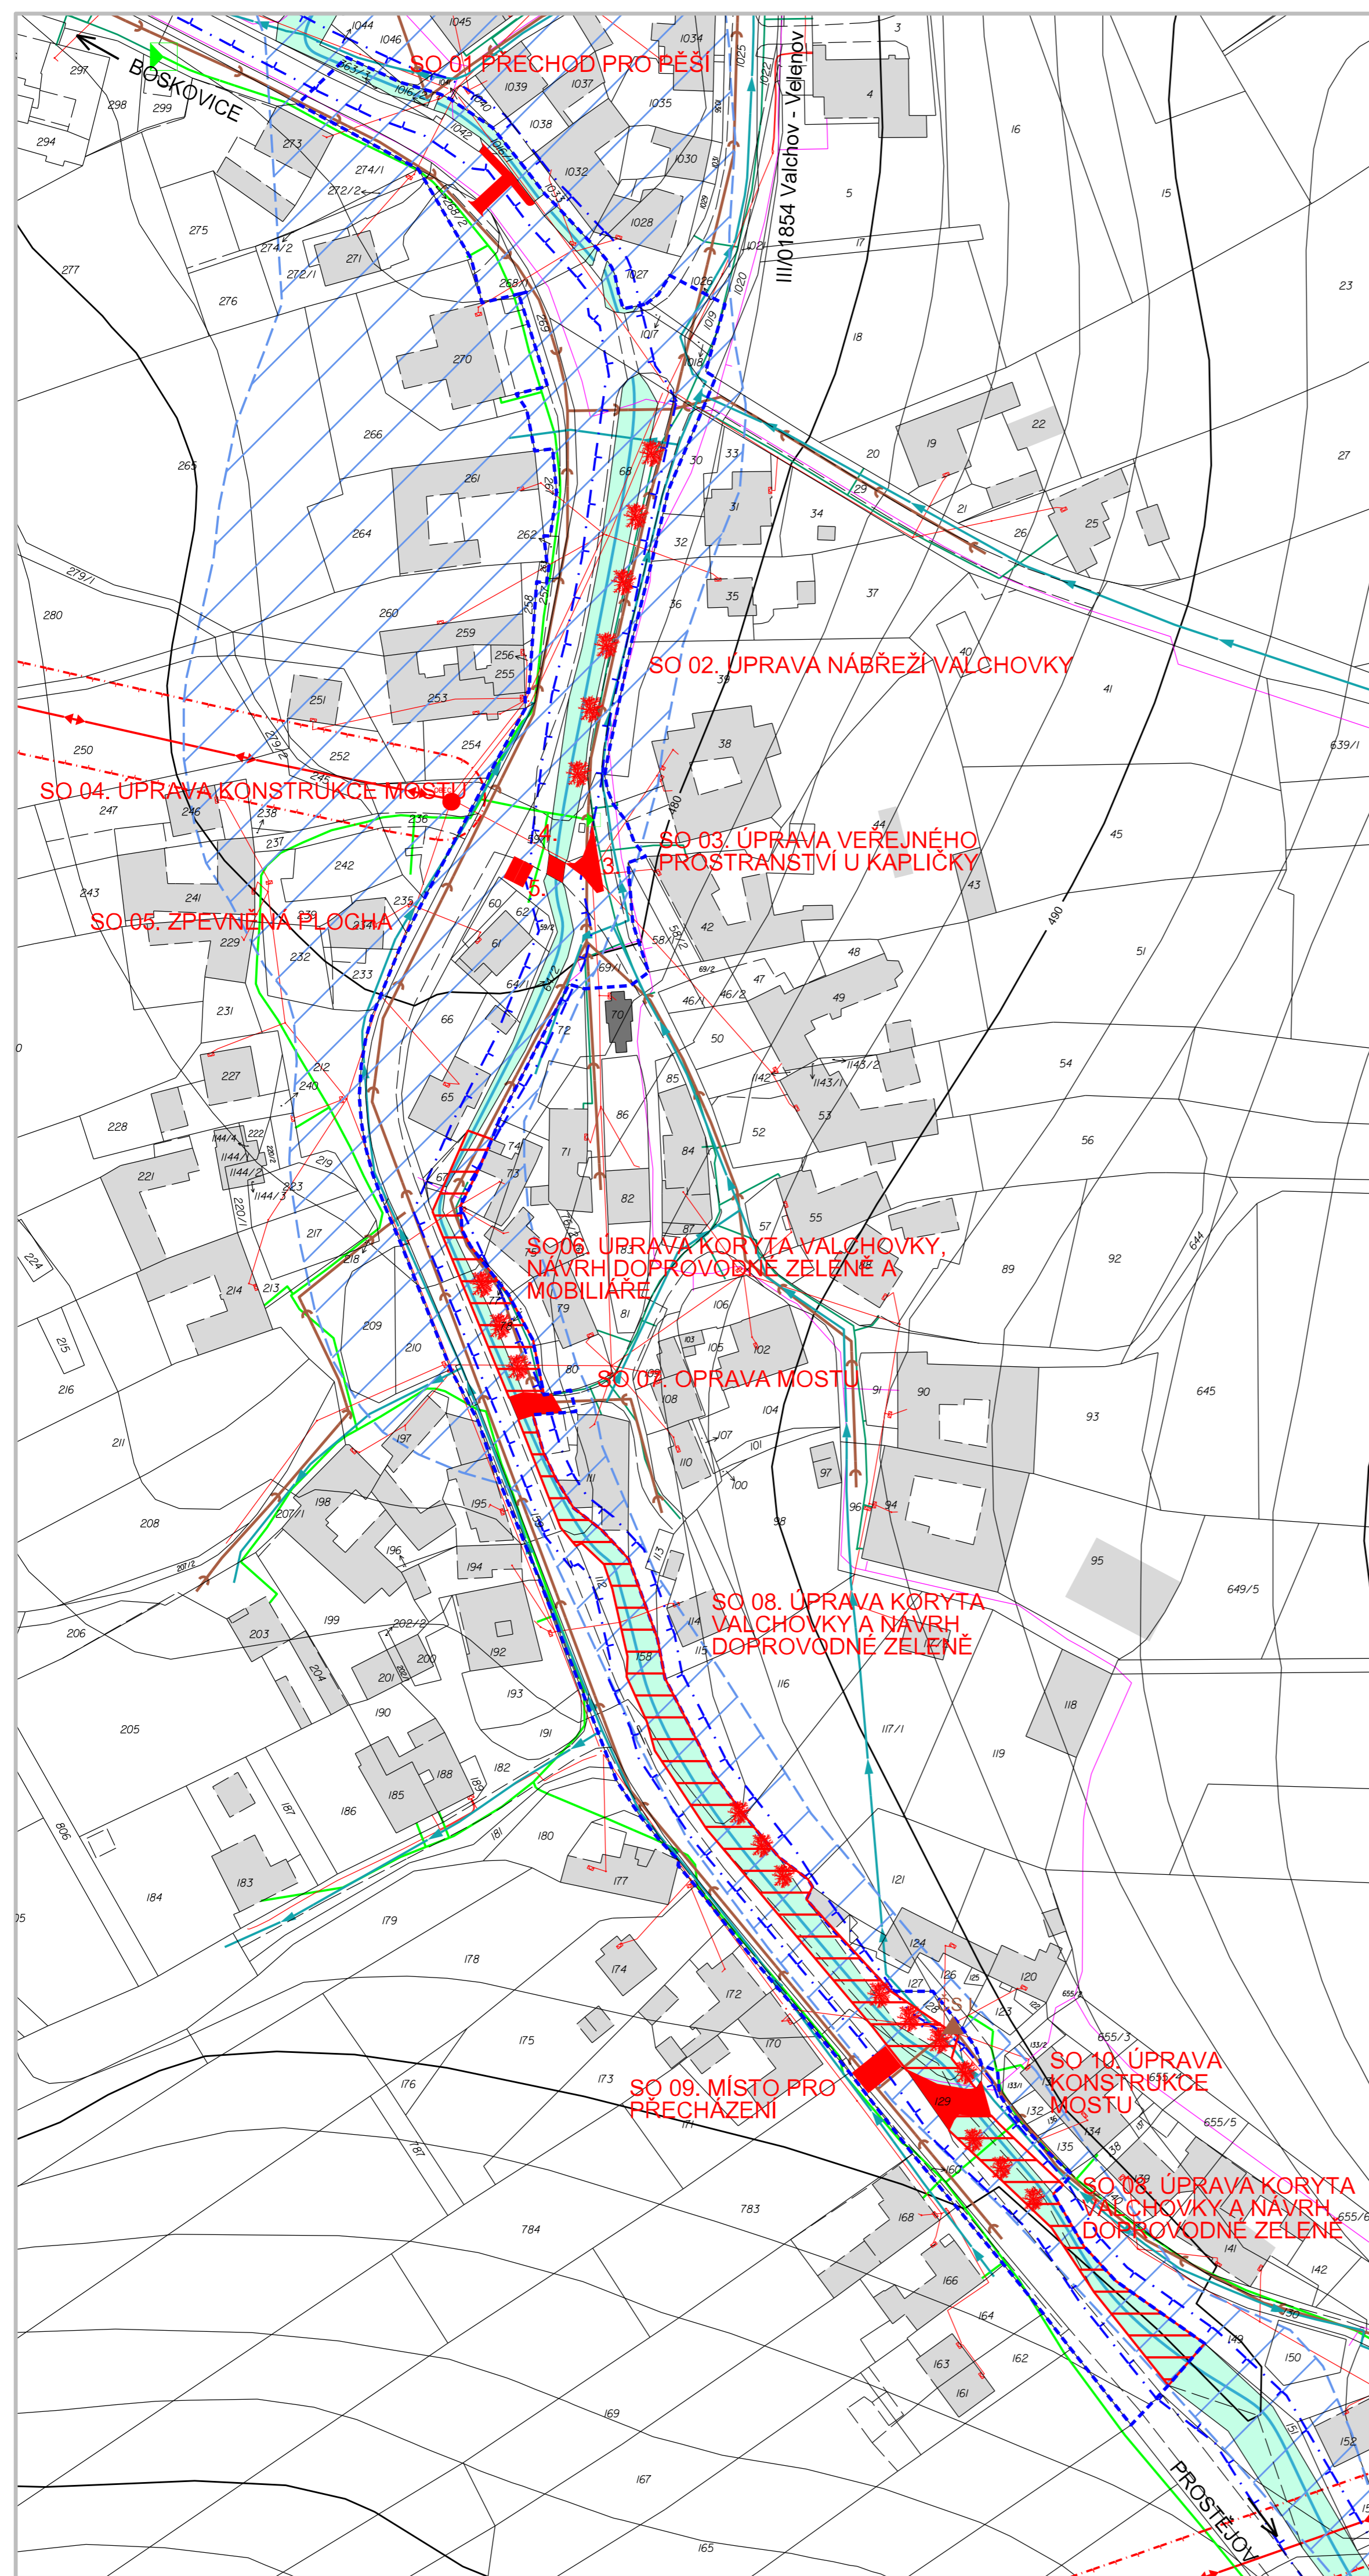

ENERGETIKA A SPOJE

stav	
	el. vedení VN vzdušné
	el. vedení NN vzdušné
	trafostanice VN/NN 22/0,4 kV
	místní telekomunikační síť - MTS
	ochranné pásmo el. vedení VN
	plynové vedení NTL
	plynové vedení STL
	regulační stanice plynu

ZÁSOBOVÁNÍ VODOU

	vodovodní zásobovací řady
--	---------------------------

ODKANALIZOVÁNÍ

	kanalizace jednotná
	čerpací stanice kanalizace

INFORMATIVNÍ ÚDAJE


	budovy
	vodní tok
	vymezení širšího řešeného území
	záplavové území Valchovka
	užívání pozemků sousedících s korytem vodního toku při výkonu správy vodního toku (8 m)

NÁVRH

	navrhované úpravy a opatření
	úprava koryta Valchovky a doprovodné zeleně

SEZNAM ÚPRAV A OPATŘENÍ

- SO 01 Přechod pro pěší
- SO 02 Úprava nábřeží Valchovky
- SO 03 Úprava veřejného prostranství u kapličky
- SO 04 Úprava konstrukce mostu
- SO 05 Zpevněná plocha
- SO 06 Úprava koryta Valchovky, návrh doprovodné zeleně a mobiliáře
- SO 07 Oprava mostu
- SO 08 Úprava koryta Valchovky a návrh doprovodné zeleně
- SO 09 Místo pro přecházení
- SO 10 Úprava konstrukce mostu

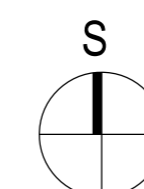

Souřadný systém: JTSK
Výškový systém: BpV

GENERALNÍ PROJEKTANT: KT architekti Křoňova 35, 616 00 Brno tel.: +420 602 944 559 +420 737 388 087 e-mail: kt@kt.cz www.ktarch.cz	Zodpovědný projektant: Ing. arch. Pavl Klán Ing. arch. Jan Tesal Ing. Martin Němec Vypracoval: Dominika Petru	[Signatures] KT architekti
--	---	--------------------------------------

NÁZEV STAVBY: ÚPRAVY VEŘEJNÉHO PROSTRANSTVÍ PODĚL TOKU VALCHOVKA	FORMÁT: 6x44 DATUM: ŘÍJEN 2011 STUPEŇ: PROJEKTOVÁ DOKUMENTACE
MÍSTO STAVBY, PARCELA Č.: Valchov, k.ú. Valchov, p.č. 59/1, 67, 68, 69/1, 129, 149, 158, 159, 268/1, 268/2, 363/1, 1042	PARÉ Č.:
INVESTOR: Obec Valchov, Valchov 97, 680 01	STAVEBNÍ OBJEKT: SO.01 - 10
ČÁST: ARCHITEKTONICKO-STAVEBNÍ	MĚŘÍTKO: 1:1000 Č. VÝKRESU: C.03
NÁZEV VÝKRESU: KOORDINAČNÍ SITUACE	